

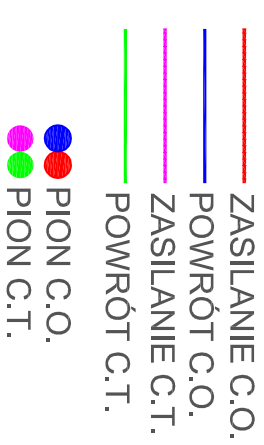


INSTALACJA C.O. i C.T. - rzut parteru

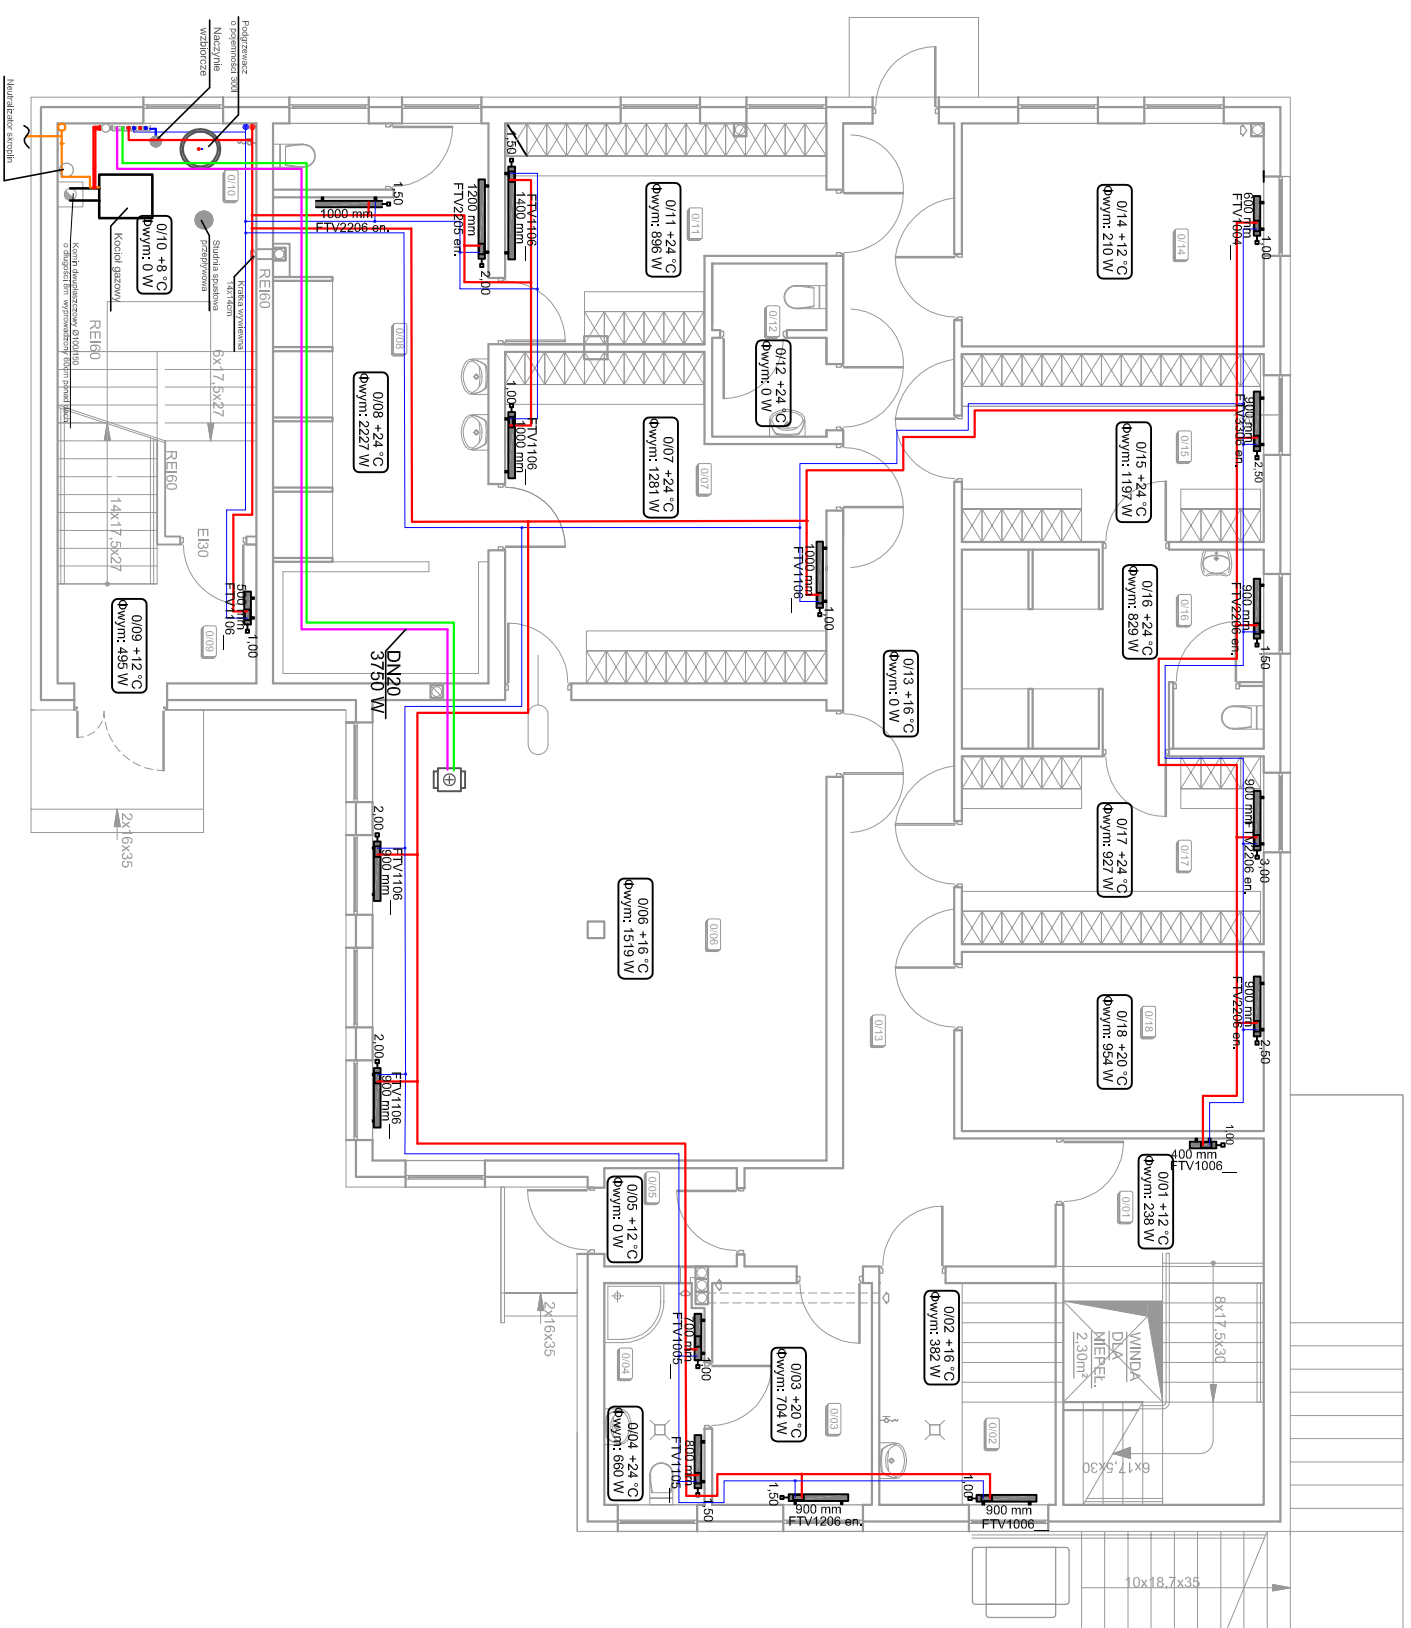

PRZEJŚCIA PRZEZ PRZEGRODY

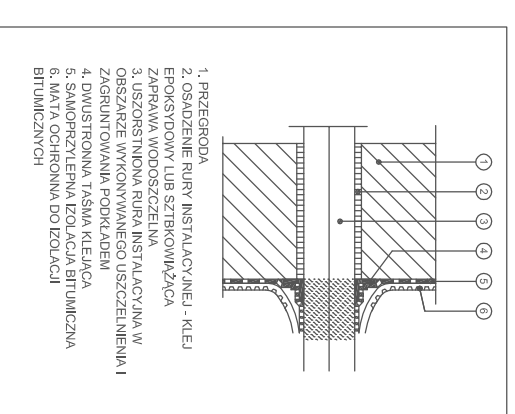

HEKOBUD PRZEDSIĘBIORSTWO PROJEKTOWO-BUDOWLANE "HEKOBUD" s.c. Dmochin Drugi nr 89 B, 95-061 Dmochin PRACOWNIA PROJEKTOWA: 93-312 Łódź, ul. Tuszyńska 155	
PROJEKT: Budynek dla sportowców w Końcach Wielkich	
LOKALIZACJA INWESTYCJI: ul. Kościelna: 43-419 Hażlach działka nr ew. 407/4, 2113	
TYTUŁ RYSUNKU: INSTALACJA C.O. i C.T. - rzut parteru	
SKALA: 1 : 100	
BRANŻA: PROJEKTANT: dr inż. Jacek Wiśniewski	PODPIS: nr rysunku: P B
WSPÓLPRACOWNIA: inż. Marcin Dobrowolski	nr rysunku: C/01
SPRAWDZAJĄCY: mgr inż. Zdzisław Ciążyński	nr strony: C9