

woj. śląskie  
ident. i jedn. ewid. 240308\_2\_HAZLACH  
identyf. obr. 0003 Kończyce Wielkie

B. Jarzyna, K. Łaskowicz  
43-100 Cieszyn, ul. Bobrecka 1  
tel./fax 033 852 14 11  
ING Bank Śląski O/Cieszyn  
96 10 50 1083 1000 0601 0087 3504  
NIP 548-000-16-16, REGON 002429948

Nr zlec. 137/2016  
Id zgl. WGD.6640.1707.2016

MAPA DO CELÓW PROJEKTOWYCH

skala 1 : 1000  
sekcja „2000” 6.120.27.21.1.3  
układ wysokościowy „Kronsztad 86”


Cieszyn 15.06.2016 r  
Wykonał :

GEODETA UPRAWNIONY  
Bogusław Jarzyna


141.k.0/502 699 807  
DOWIEDZIALNIA NR 5330

- mapę zaktualizowano w zakresie S+W
- nie wyklucza się istnienia w terenie innych urządzeń podziemnych, które nie były zgłoszone do inwentaryzacji
- służebności gruntowych nie badano
- UC----- linie rozgraniczające i jednostki z MPZP

Wykonano na podstawie materiałów otrzymanych w ramach licencji Nr WGD.6640.1707.2016\_2403\_K05 wydanej przez Starostę Cieszyńskiego.

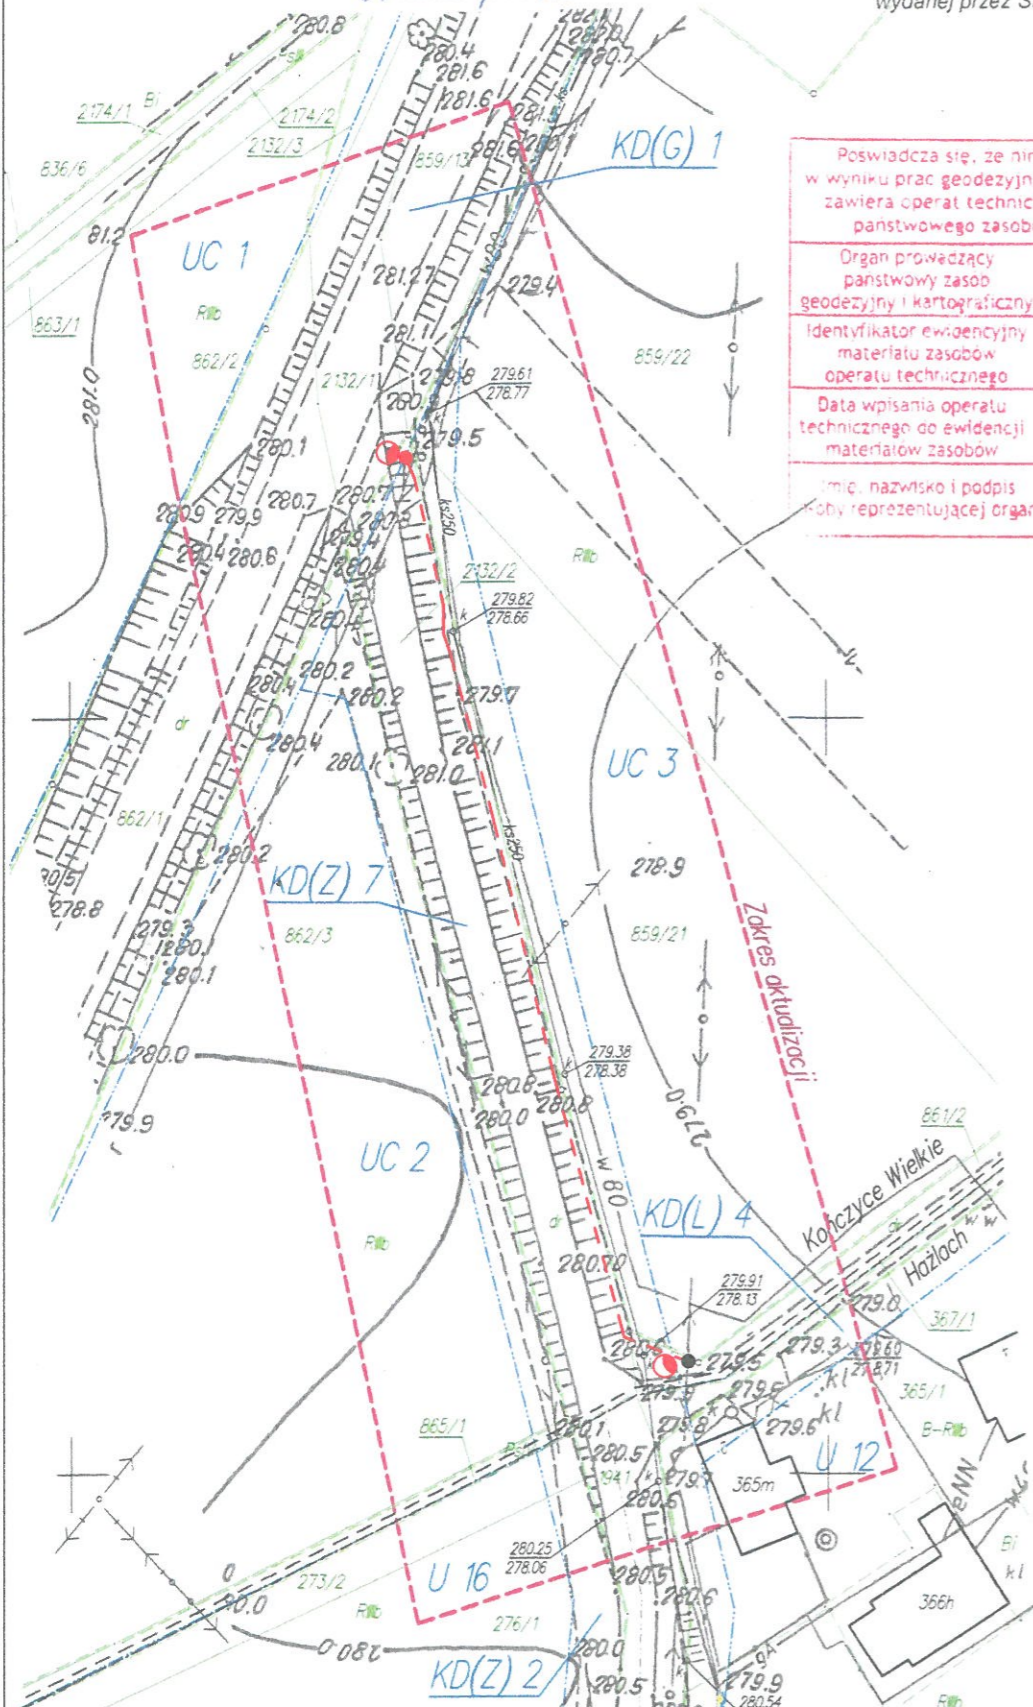

Poświadczam się, że niniejszy dokument został opracowany w wyniku prac geodezyjnych i kartograficznych, których rezultat zawiera operat techniczny wpisany do ewidencji materiałów państwowego zasobu geodezyjnego i kartograficznego	
Organ prowadzący państwowy zasób geodezyjny i kartograficzny	Starosta Cieszyński
Identyfikator ewidencyjny materiału zasobów operatu technicznego	P. 2403 2016 - 2233
Data wpisania operatu technicznego do ewidencji materiałów zasobów	20 CZE. 2016
Imię, nazwisko i podpis osoby reprezentującej organ	Z up. STAROSTY Marek Golebowski inspektor w Referacie Ośrodek Dokumentacji Geodezyjnej i Kartograficznej

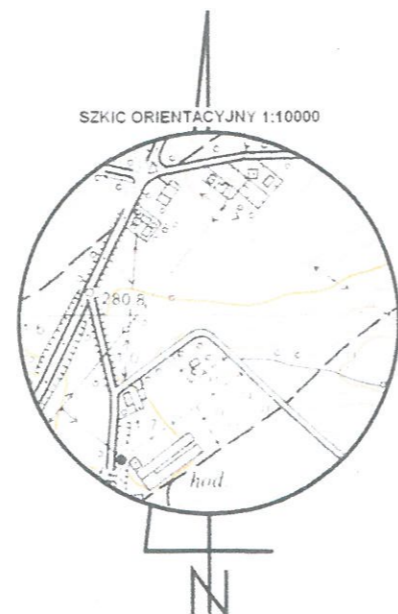

- OPIS:
- - - - - proj. linia oświetlenia ulicznego – kabel ziemny
  - proj. słup oświetlenia ulicznego
  - istn. słup sieci rozdzielczej nN
  - proj. oprawy oświetlenia ulicznego

STAROSTA CIESZYŃSKI

Na podstawie art. 28b i art. 28c ustawy z dnia 17 maja 1999 r. - Prawo geodezyjne i kartograficzne (t. j. Dz. U. z 2015 roku poz. 520 z późn. zm.) informuję, iż dokumentacja projektowa była przedmiotem narady koordynacyjnej, która odbyła się w dniu 04.05.2016, w siedzibie Wydziału Geodezji, Kartografii i Katastru Starostwa Powiatowego w Cieszynie,

bezpośrednio,  
 za pomocą środków komunikacji elektronicznej. z up. STAROSTY

Piotr Jaworski  
Z-ca Naczelnika Wydziału  
Geodezji, Kartografii i Katastru  
(podpis)

Znak sprawy: 191.2016  
WGD.6630.

TEMAT : Przebudowa drogi polegająca na rozbudowie oświetlenia ulicznego przy ul. Karnowiec w Hażlachu		
ADRES : Hażlach ul. Karnowiec dz. nr 2132/2, 861/2		
TREŚĆ RYSUNKU : Projekt usytuowania sieci uzbrojenia terenu	PROJEKTOWAŁ : Marcin Popiołek	NR RYS. : 1a SKALA : 1:1000 DATA : VIII. 2016
INWESTOR : Gmina Hażlach ul. Główna 57, 43-419 Hażlach		