

woj. śląskie  
 ident. i jedn. ewid. 240308\_2 HAŻLACH  
 identyf. obr. 0003 Kończyce Wielkie

B. Jarzyna, K. Laskowski  
 43-400 Cieszyn, ul. Bobrzecka 1  
 tel./fax 033 852 14 11  
 ING Bank Śląski O/Cieszyn  
 96 10 50 1083 1000 0001 0087 3504  
 NIP 548-000-16-10, REGON 002 429948

Nr zlec. 137/2016  
 Id zgł. WGD.6640.1707.2016

**MAPA DO CELÓW PROJEKTOWYCH**

skala 1 : 1000  
 sekcja „2000” 6.120.27.21.1.3  
 układ wysokościowy „Kronsztad 86”


Cieszyn 15.06.2016 r  
 Wykonał :

**GEODETA UPRAWNIONY**  
 Bogusław Jarzyna

tel.k.: 0 502 699 607  
 PRACOWNIA NR 5330


- mapę zaktualizowano w zakresie S+W
- nie wyklucza się istnienia w terenie innych urządzeń podziemnych, które nie były zgłoszone do inwentaryzacji
- służebności gruntowych nie badano
- UC----- linie rozgraniczające i jednostki z MPZP

Wykonano na podstawie materiałów otrzymanych w ramach licencji Nr WGD.6640.1707.2016\_2403\_K05 wydanej przez Starostę Cieszyńskiego.

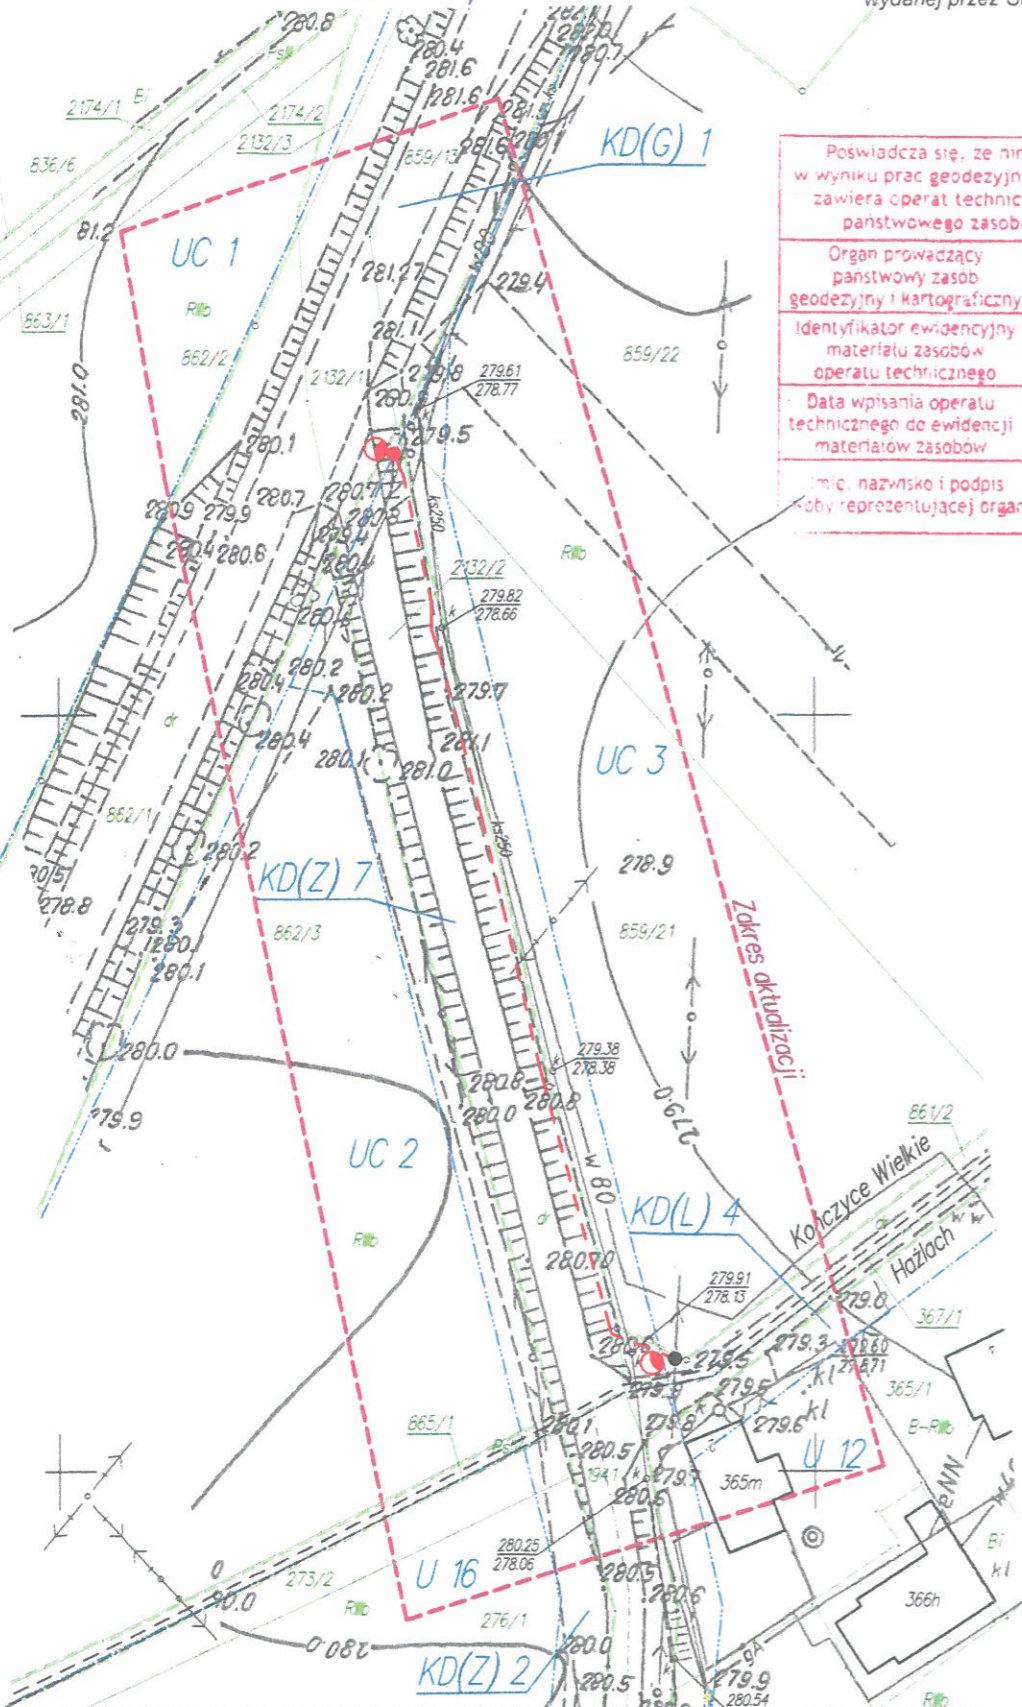

Poświadczam, że niniejszy dokument został opracowany w wyniku prac geodezyjnych i kartograficznych, których rezultat zawiera operat techniczny wpisany do ewidencji materiałów państwowego zasobu geodezyjnego i kartograficznego	
Organ prowadzący państwowy zasób geodezyjny i kartograficzny	Starosta Cieszyński
Identyfikator ewidencyjny materiału zasobów operatu technicznego	P. 2403
Data wpisania operatu technicznego do ewidencji materiałów zasobów	20 CZE. 2016
Imię, nazwisko i podpis osoby reprezentującej organ	Z up. STAROSTY <b>Marek Golebowski</b>

Inspektor  
 w Referacie Ośrodek Dokumentacji  
 Geodezyjnej i Kartograficznej

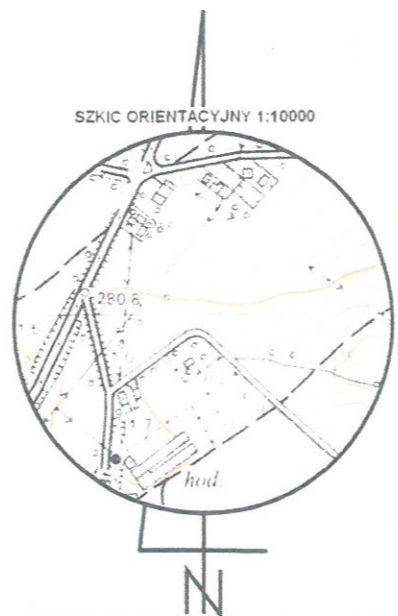

**OPIS:**

- proj. linia kablowa typu YAKXS 4x25 dł. 135m
- proj. słup stalowy oświetleniowy typ S-90P/6-3
- proj. punkt zapalania oświetlenia ulicznego
- proj. oprawy oświetlenia ulicznego SGS102
- istn. słup sieci rozdzielczej nN

Uwaga:  
 proj. kabel na całej długości ułożyć w rurze ochronnej Arot DVR 75

— kolorem zielonym zaznaczono granice działek

TEMAT:	Budowa oświetlenia ulicznego przy ul. Karnowiec w Kończycach Wielkich		
ADRES:	Kończyce Wielkie dz. nr 861/2, 2132/2		
NAZWA RYS.:	PLAN ZAGOSPODAROWANIA TERENU		
PROJEKTOWAŁ:	Marcin Popiołek upr. 69/90 B-B w specjalności instalacyjno-inżynierskiej w zakresie sieci i instalacji elektrycznych		
DATA: VIII.2016	SKALA: 1:1000	FAZA: PW	NR RYS.: 1