




Powiatowy Zarząd Dróg Publicznych
w Cieszynie
uzgodniono z zastrzeżeniami/
bez zastrzeżeń
zgodnie z planem Nr 20P-34413-18/215/216/216
z dnia 20.06.2017 r. podpis ...

- OPIS:
- proj. napowietrzna sieć oświetlenia ulicznego
 - proj. słupy sieci oświetlenia ulicznego
 - istn. słupy sieci rozdzielczej nN
 - proj. oprawy oświetlenia ulicznego

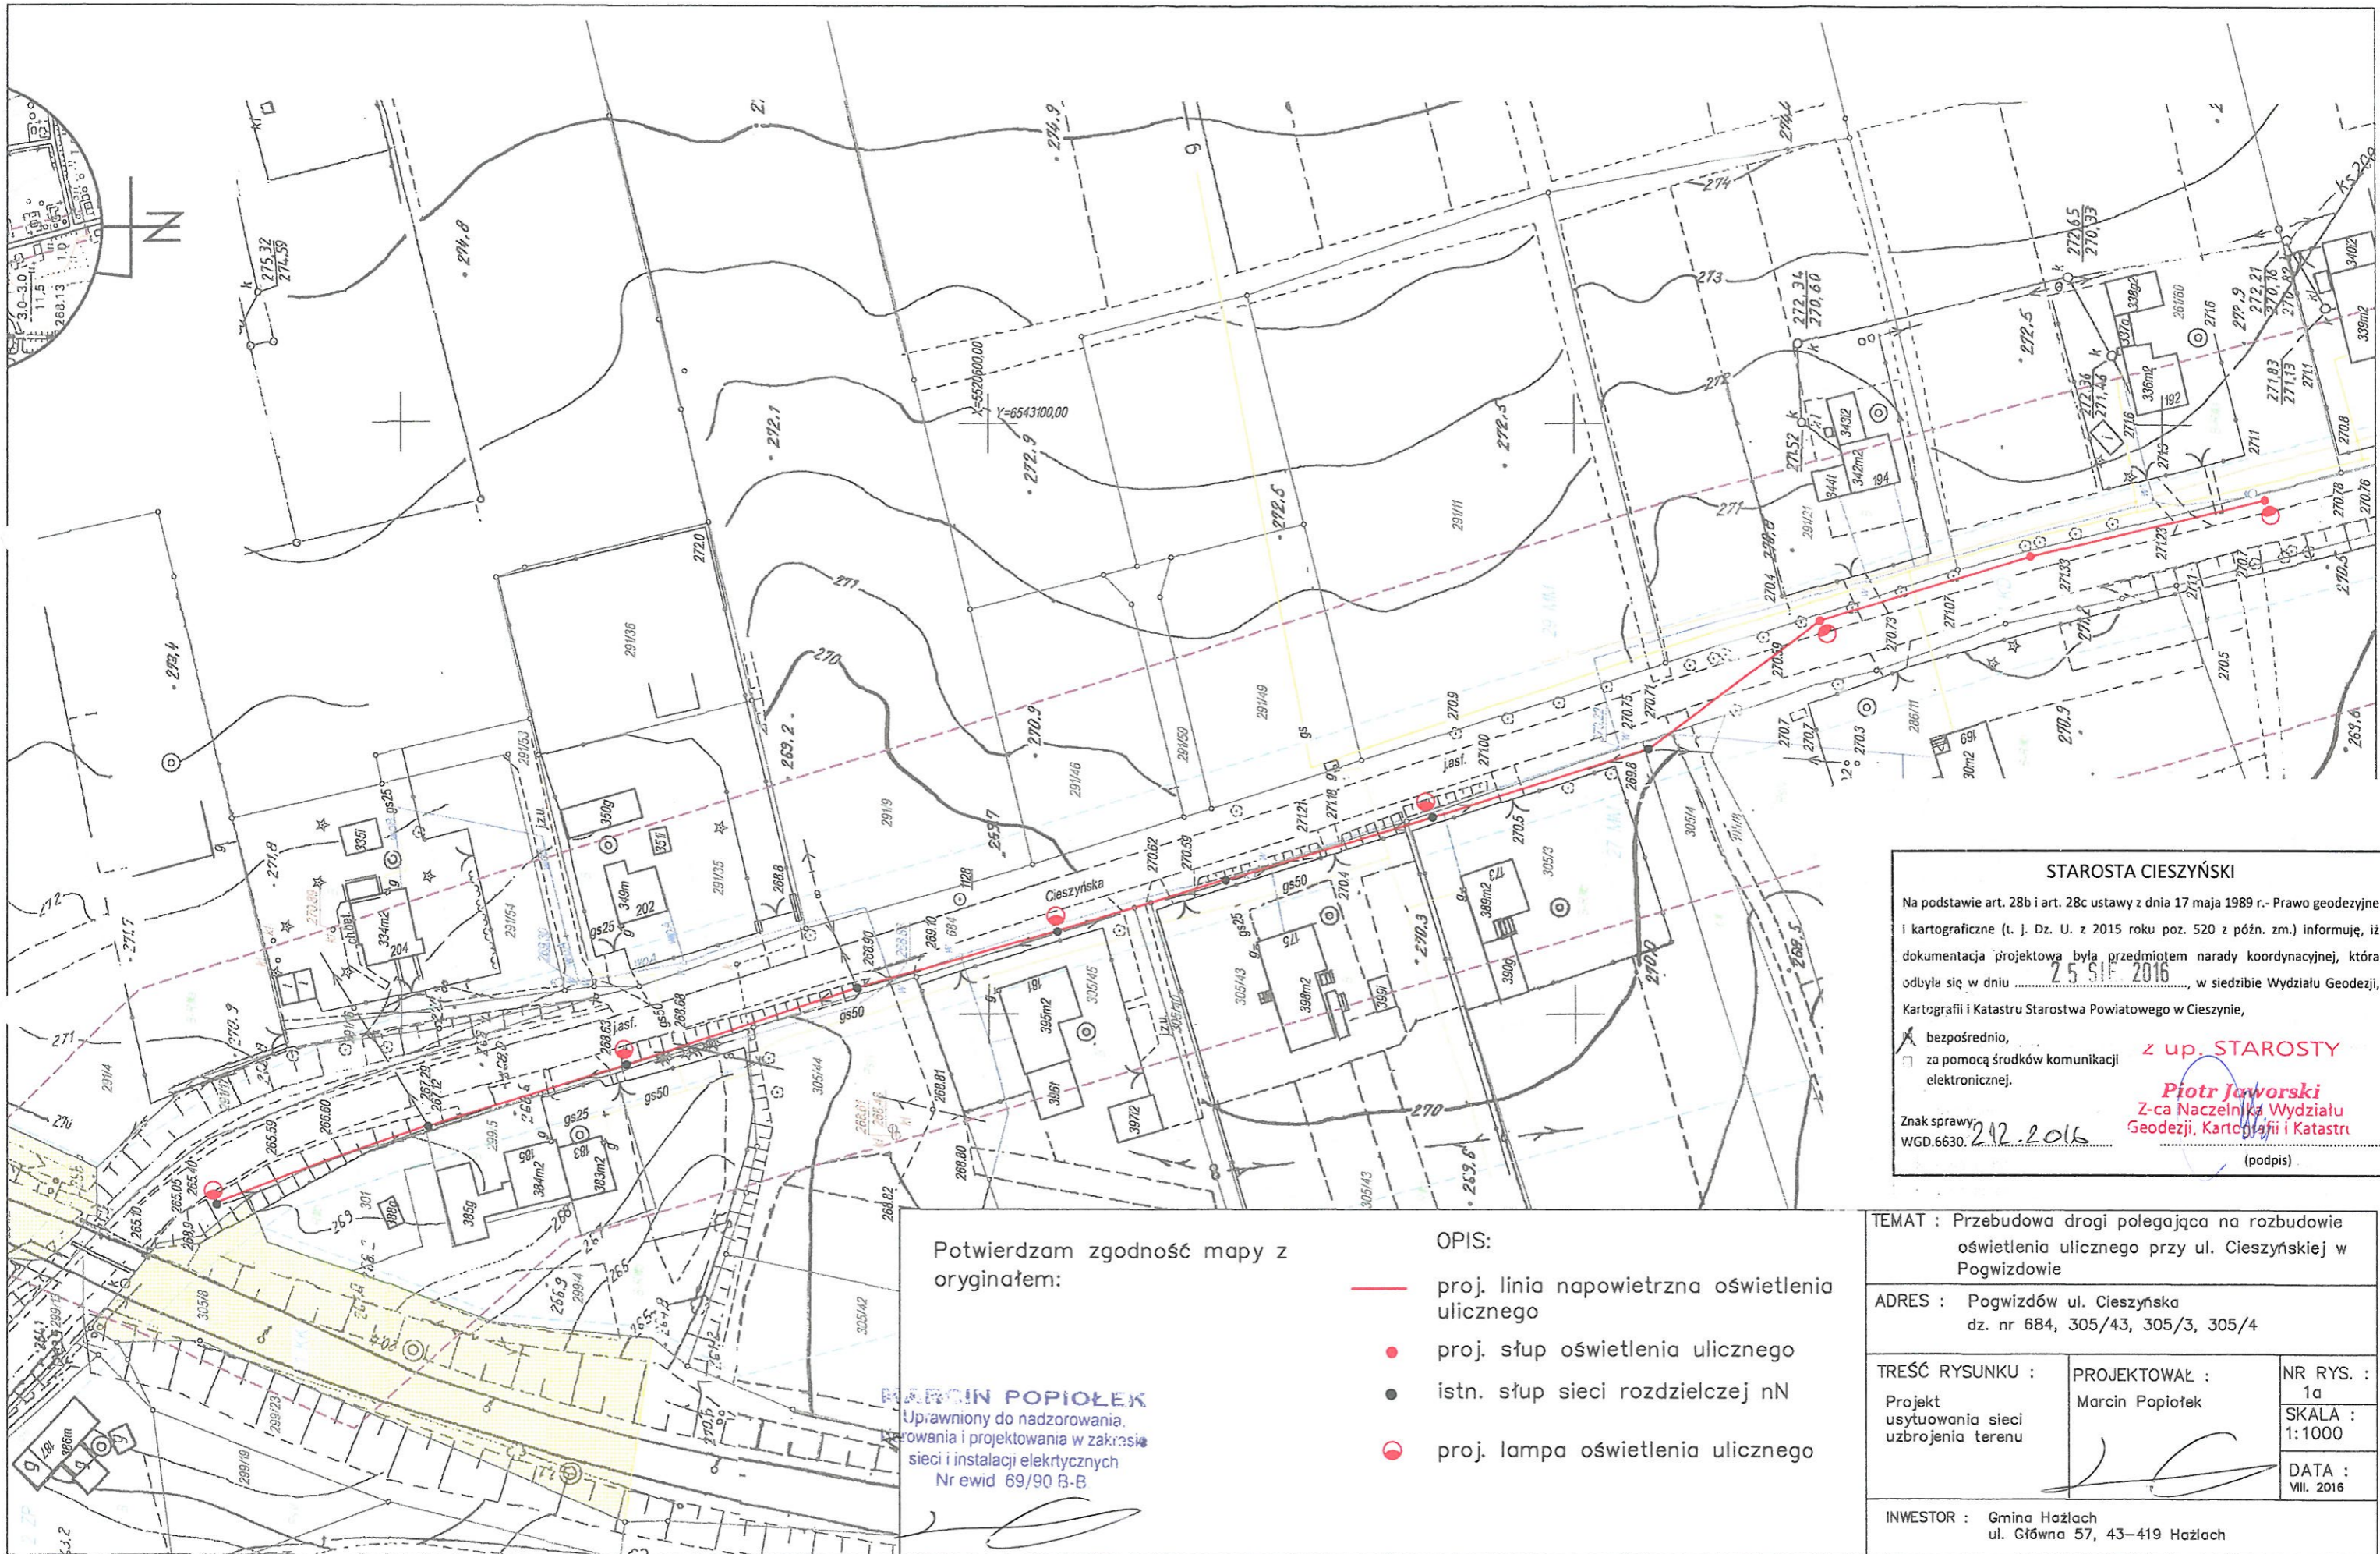

Potwierdzam zgodność mapy z oryginałem:

MARCIN POPIOŁEK
 Uprawniony do nadzorowania, prowadzenia i projektowania w zakresie sieci i instalacji elektrycznych
 Nr ewid. 69/90 B-B

OPIS:

- proj. linia napowietrzna oświetlenia ulicznego
- proj. słup oświetlenia ulicznego
- istn. słup sieci rozdzielczej nN
- proj. lampa oświetlenia ulicznego

STAROSTA CIESZYŃSKI

Na podstawie art. 28b i art. 28c ustawy z dnia 17 maja 1989 r. - Prawo geodezyjne i kartograficzne (t. j. Dz. U. z 2015 roku poz. 520 z późn. zm.) informuję, iż dokumentacja projektowa była przedmiotem narady koordynacyjnej, która odbyła się w dniu 25.01.2016, w siedzibie Wydziału Geodezji, Kartografii i Katastru Starostwa Powiatowego w Cieszynie,


bezpośrednio,
 za pomocą środków komunikacji elektronicznej.

z up. STAROSTY
Piotr Jaworski
 Z-ca Naczelnika Wydziału Geodezji, Kartografii i Katastru

Znak sprawy: 242.2016
 WGD.6630.

(podpis)


TEMAT : Przebudowa drogi polegająca na rozbudowie oświetlenia ulicznego przy ul. Cieszyńskiej w Pogwizdowie		
ADRES : Pogwizdów ul. Cieszyńska dz. nr 684, 305/43, 305/3, 305/4		
TREŚĆ RYSUNKU : Projekt usytuowania sieci uzbrojenia terenu	PROJEKTOWAŁ : Marcin Popiołek	NR RYS. : 1a SKALA : 1:1000
INWESTOR : Gmina Hażlach ul. Główna 57, 43-419 Hażlach		DATA : VII. 2016

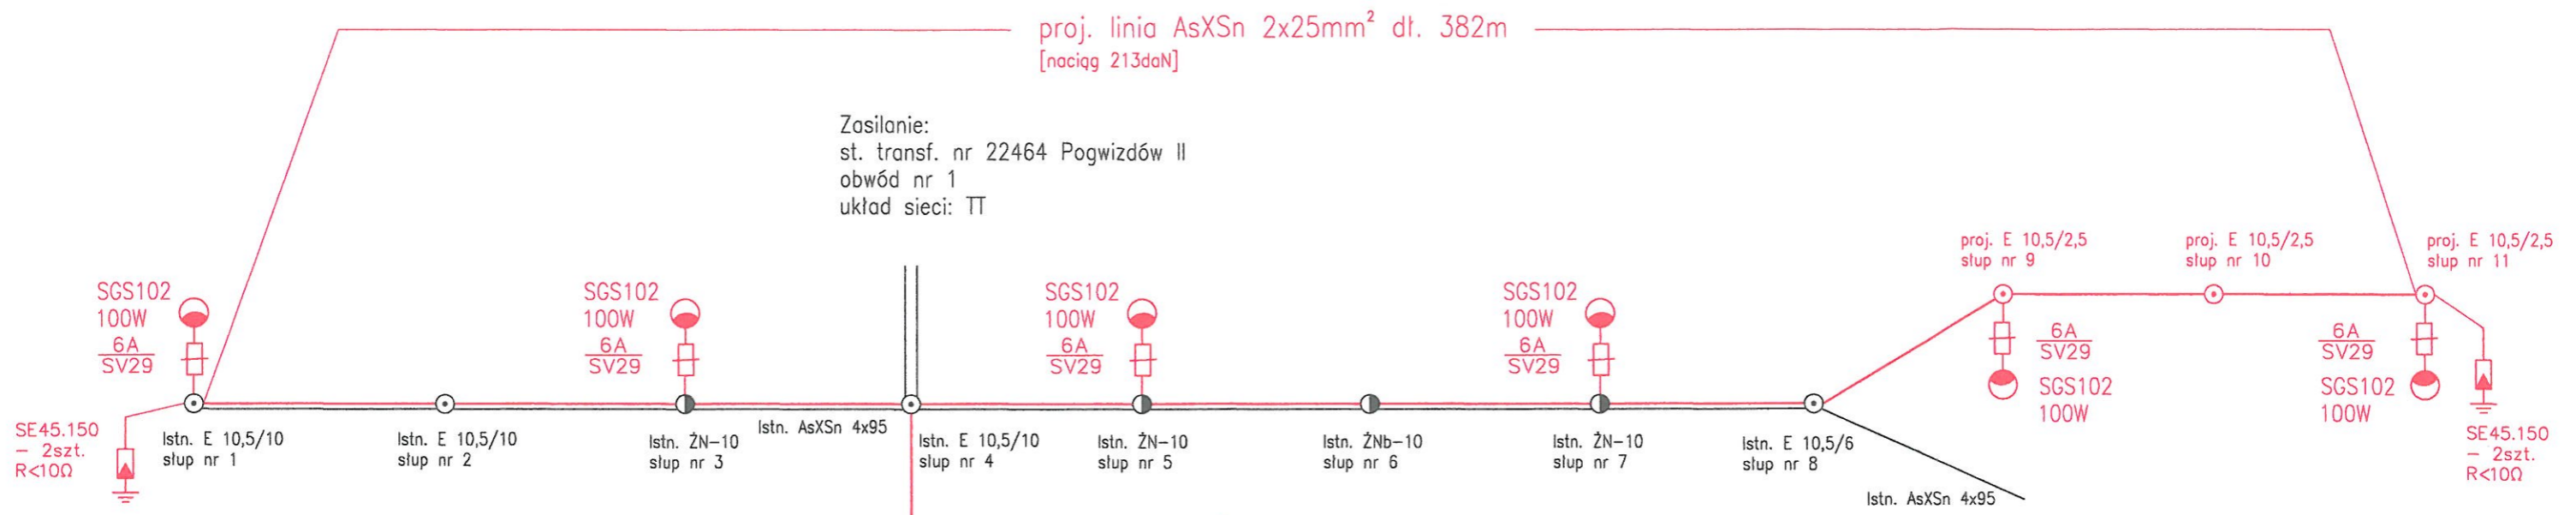


proj. linia AsXSn 2x25mm² dł. 8m

zasilanie PZ-tu ze złącza ZK1e-1P-S
przewód LgY 10mm²

PROJ. PUNKT ZAPALANIA

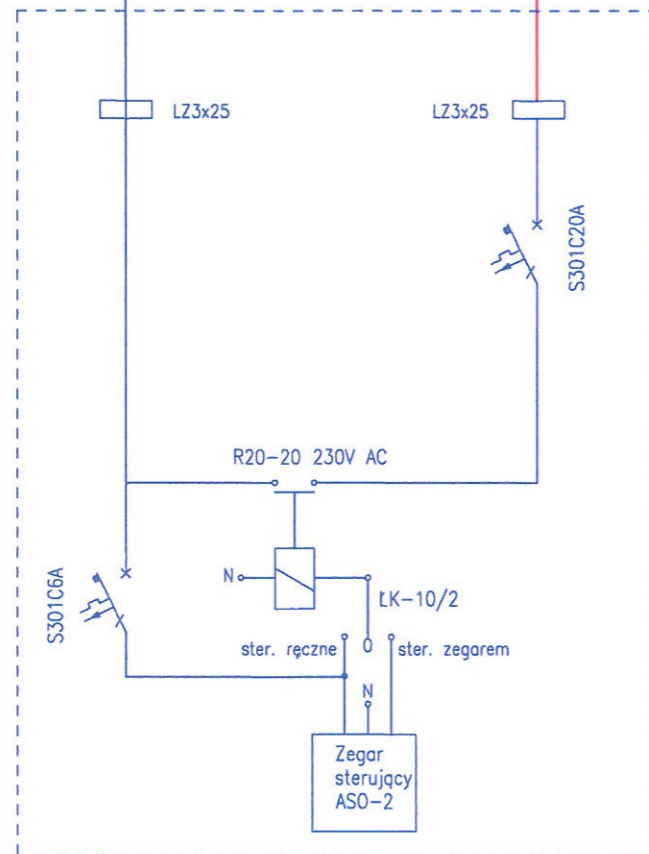

TEMAT:	Budowa oświetlenia ulicznego		
ADRES:	Pogwizdów ul. Cieszyńska dz. nr 684, 305/43, 305/3, 305/4		
NAZWA RYS.:	SCHEMAT IDEOWY		
PROJEKTOWAŁ:	Marcin Popiołek upr. 69/90 B-B w specjalności instalacyjno-inżynierskiej w zakresie sieci i instalacji elektrycznych		
DATA: VIII.2016	SKALA: 1:1000	FAZA: PW	NR RYS.: 2

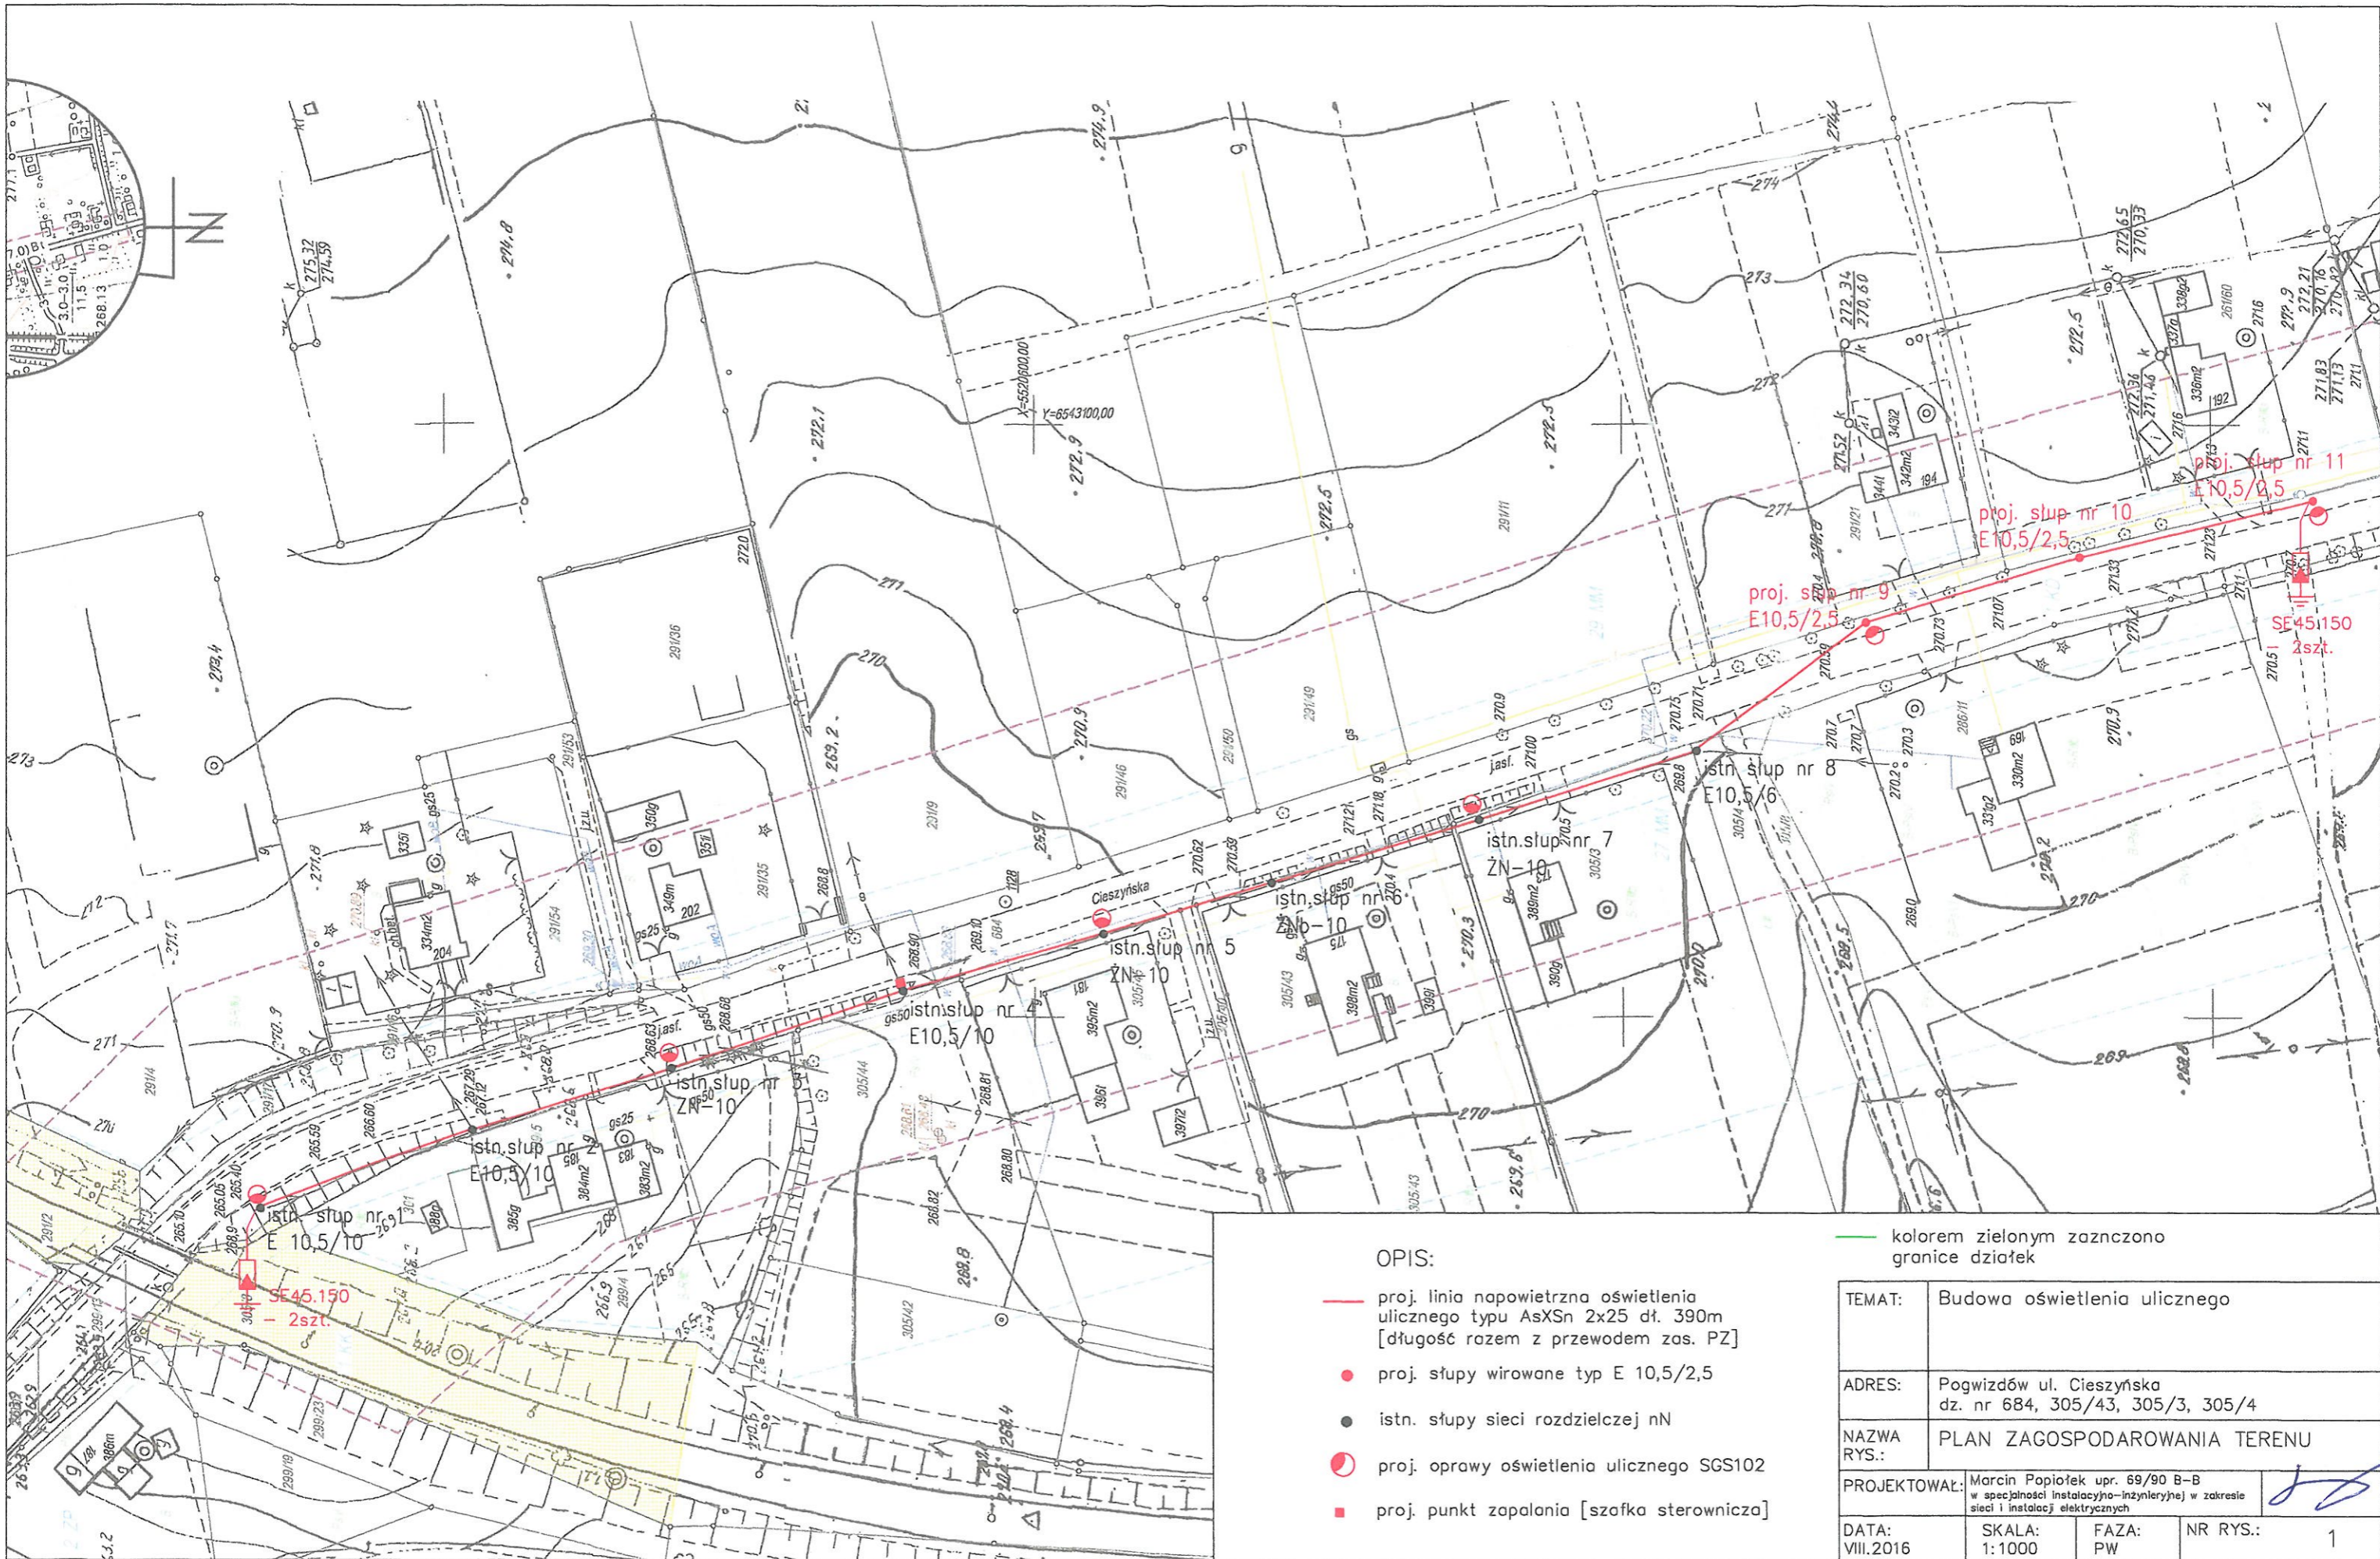

- OPIS:**
- proj. linia napowietrzna oświetlenia ulicznego typu AsXS_n 2x25 dł. 390m [długość razem z przewodem zas. PZ]
 - proj. słupy wirowane typ E 10,5/2,5
 - istn. słupy sieci rozdzielczej nN
 - proj. oprawy oświetlenia ulicznego SGS102
 - proj. punkt zapalania [szafka sterownicza]

— kolorem zielonym zaznaczono granice działek

TEMAT:	Budowa oświetlenia ulicznego		
ADRES:	Pogwizdów ul. Cieszyńska dz. nr 684, 305/43, 305/3, 305/4		
NAZWA RYS.:	PLAN ZAGOSPODAROWANIA TERENU		
PROJEKTOWAŁ:	Marcin Popiołek upr. 69/90 B-B w specjalności instalacyjno-inżynieryjnej w zakresie sieci i instalacji elektrycznych		
DATA: VIII.2016	SKALA: 1:1000	FAZA: PW	NR RYS.: 1