


TEMAT:	Budowa oświetlenia ulicznego		
ADRES:	Pogwizdów ul. Wrzosów, Górna dz. nr 645/1, 647/33, 647/98, 647/87, 647/96, 647/36, 647/85, 647/35, 647/15, 647/130, 647/129, 647/45, 647/21		
NAZWA RYS.:	SCHEMAT IDEOWY		
PROJEKTOWAŁ:	Marcin Popiołek upr. 69/90 B-B w specjalności instalacyjno-inżynieryjnej w zakresie sieci i instalacji elektrycznych		
DATA: VIII.2016	SKALA: 1:1000	FAZA: PW	NR RYS.: 2

Nr kancelaryjny: WGD.6642.1-3541/2016
 Obręb: Hażlach
 Nr działki: 647/121 i inne
 Sekcja: 6.119.26.13.2

Mapa zasadnicza

Skala 1 : 1000

Województwo: śląskie
 Powiat: cieszyński
 Jednostka ewidencyjna: Pogwizdów

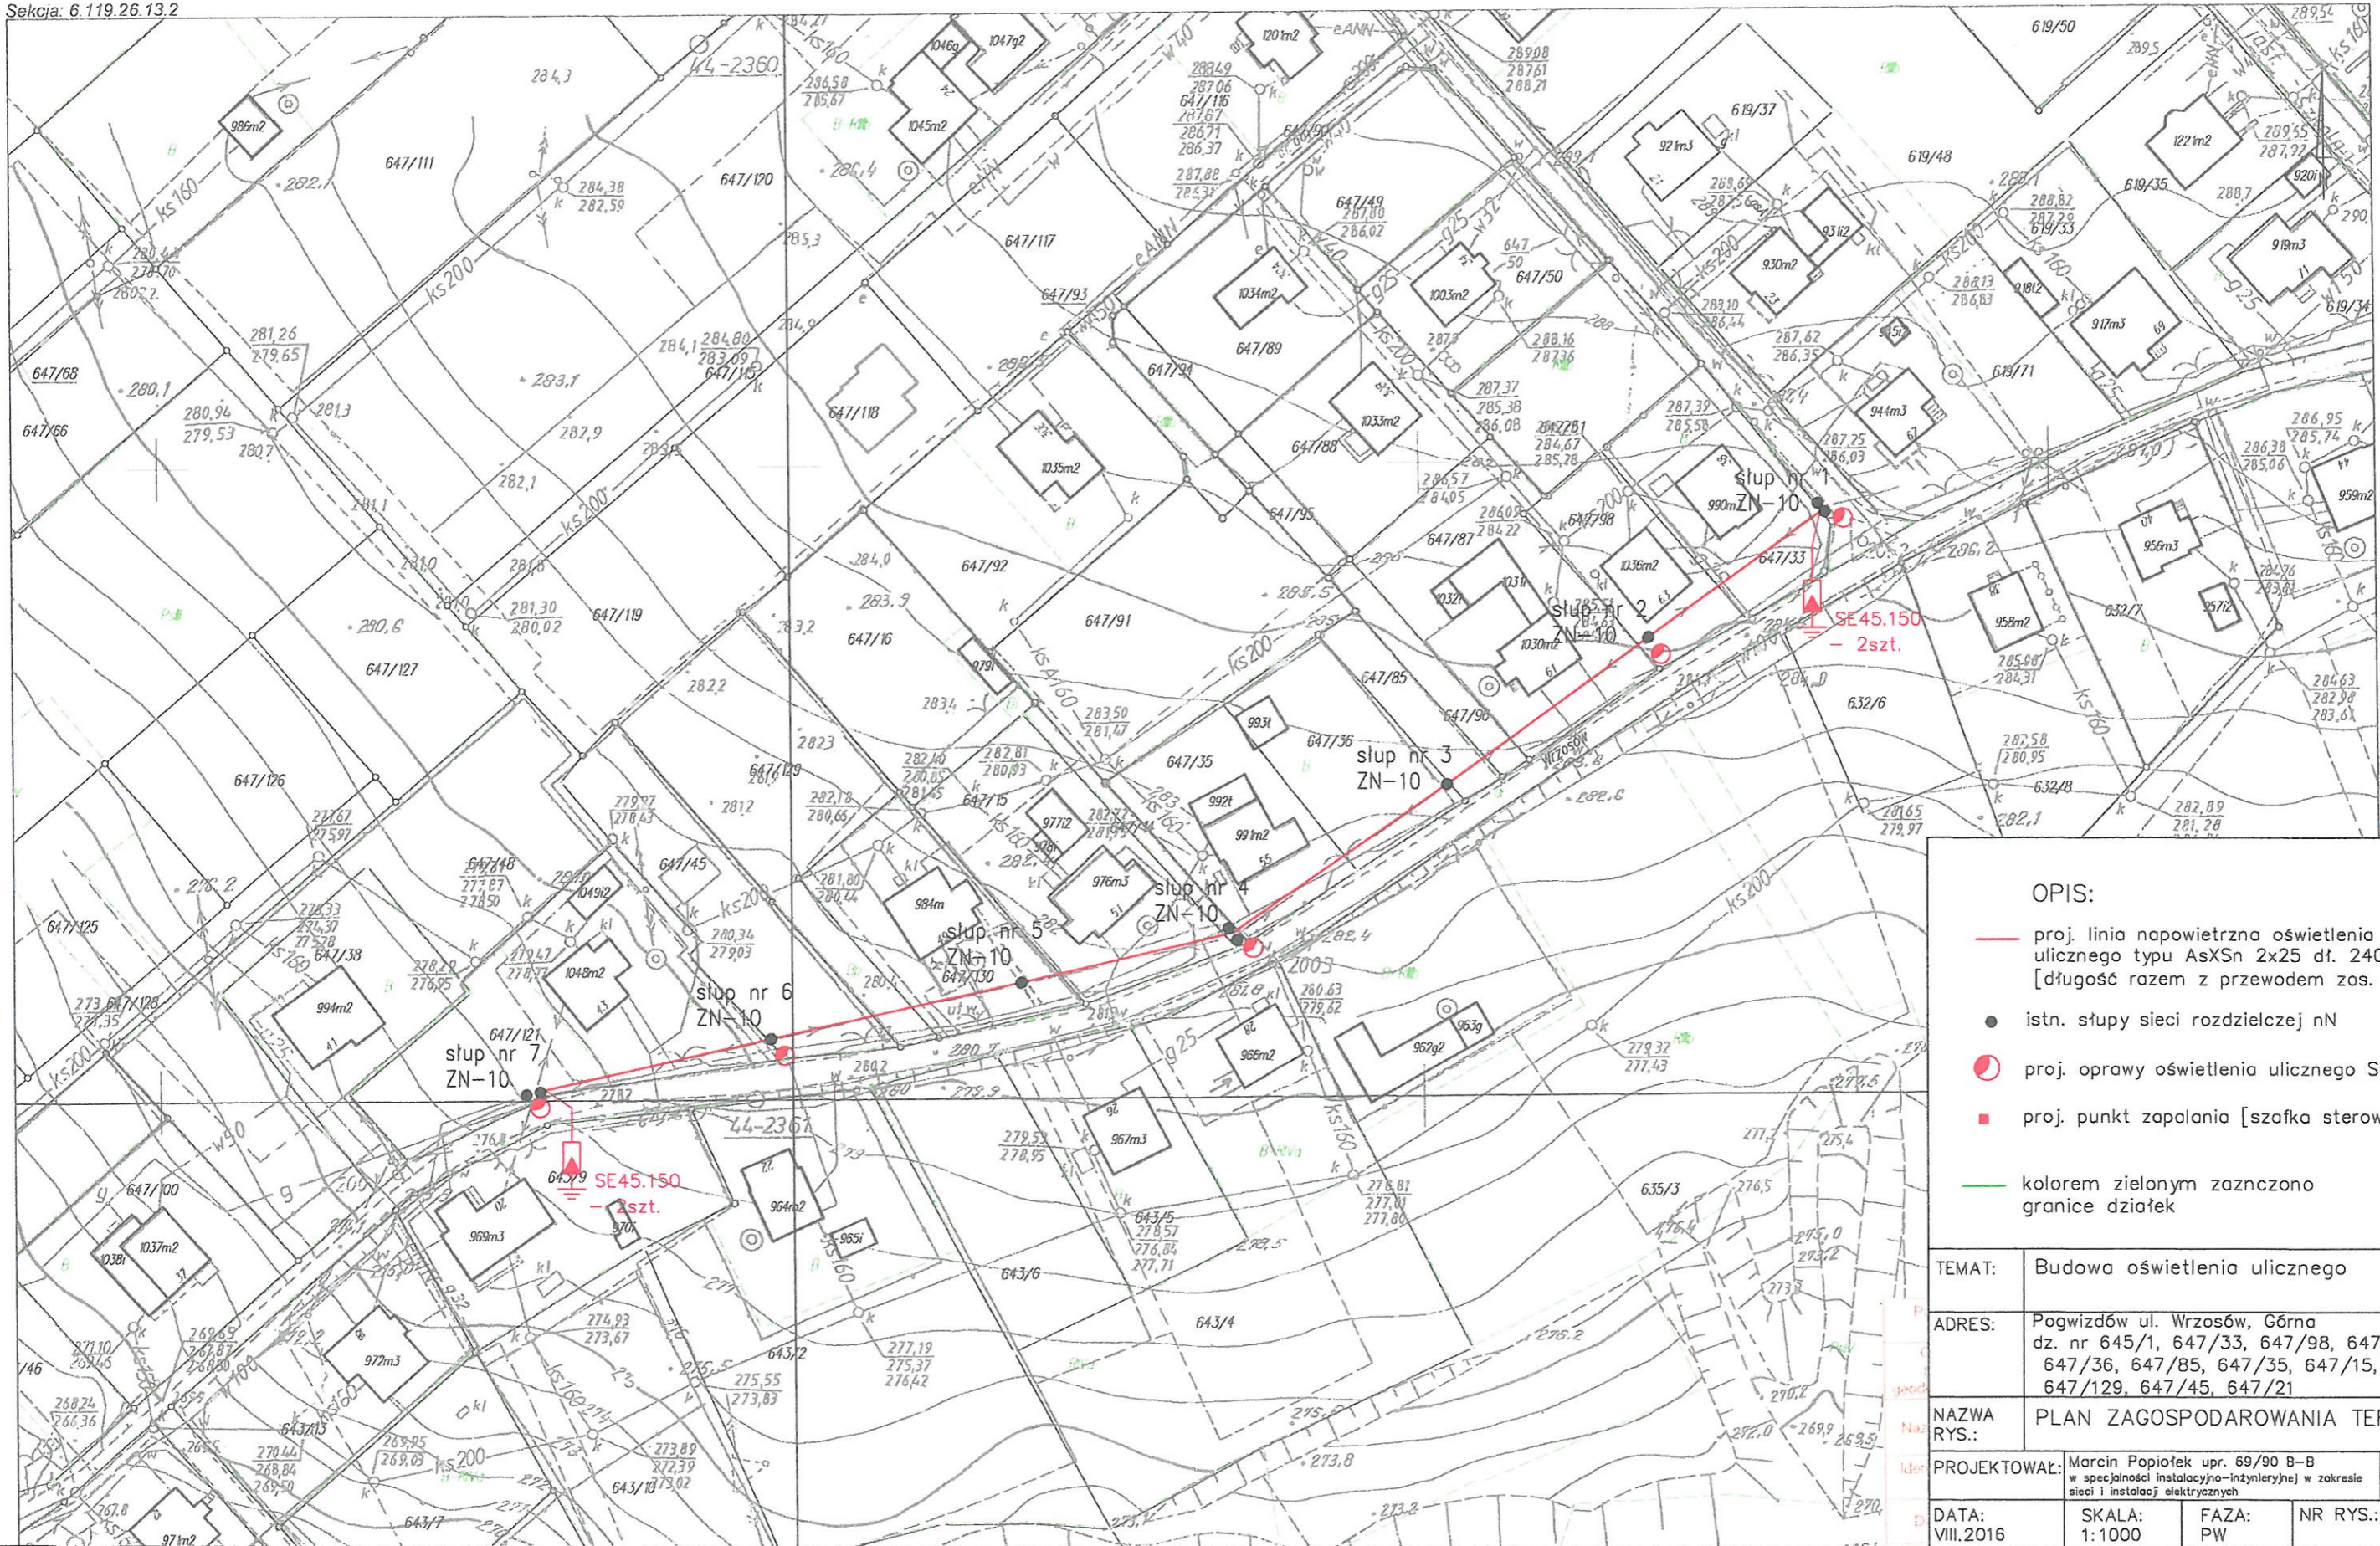

OPIS:

- proj. linia napowietrzna oświetlenia ulicznego typu AsXSn 2x25 dł. 240m [długość razem z przewodem zas. PZ]
- istn. słupy sieci rozdzielczej nN
- proj. oprawy oświetlenia ulicznego SGS102
- proj. punkt zapalania [szafka sterownicza]
- kolorem zielonym zaznaczono granice działek

TEMAT:	Budowa oświetlenia ulicznego
ADRES:	Pogwizdów ul. Wrzosów, Górna dz. nr 645/1, 647/33, 647/98, 647/87, 647/96, 647/36, 647/85, 647/35, 647/15, 647/130, 647/129, 647/45, 647/21
NAZWA RYS.:	PLAN ZAGOSPODAROWANIA TERENU
PROJEKTOWAŁ:	Marcin Popiołek upr. 69/90 B-B w specjalności instalacyjno-inżynierskiej w zakresie sieci i instalacji elektrycznych
DATA:	VIII.2016
SKALA:	1:1000
FAZA:	PW
NR RYS.:	1

