

woj. śląskie
 ident. i jedn. ewid. 240308_2_Hazlach
 identyf. obr. Nr 0005 Rudnik
 Nr zlec. 144/2016
 Id zgł. WGD.6640.1700.2016

B. Jarzyna, K. Łaskowski
 43-400 Cieszyń, ul. Bobreczka 1
 tel./fax (033) 8521411
 ING Bank Śląski O/Cieszyń
 96 1050 1085 1009 0601 0087 3504
 NIP 348 000-16-10, REGON 802429948

Poświadczam, że niniejszy dokument został opracowany w wyniku prac geodezyjnych i kartograficznych, których rezultaty zawiera operat techniczny wpisany do ewidencji materiałów państwowego zasobu geodezyjnego i kartograficznego

Organ prowadzący państwowy zasób geodezyjny i kartograficzny	Starosta Cieszyński
Identyfikator ewidencyjny materiału zasobu operatu technicznego	P.2403 2016.2477.
Data wpisania operatu technicznego do ewidencji materiałów zasobu	08 LIP. 2016
imię, nazwisko i podpis osoby reprezentującej organ	z up. STAROSTY Marek Gółpiowski

Inspektor
 w Referacie Ośrodek Dokumentacji
 Geodezyjnej i Kartograficznej
 SZKIC ORIENTACYJNY 1:10000



MAPA DO CELÓW PROJEKTOWYCH
 skala 1 : 1000
 sekcja „2000” 6.120.27.06.3 , 6.120.27.11.1
 układ wysokościowy „Kronsztad 86”

- mapę zaktualizowano w zakresie S+W
- nie wyklucza się istnienia w terenie innych urządzeń podziemnych, które nie były zgłoszone do inwentaryzacji
- służebności gruntowych nie badano
- MM ----- linie rozgraniczające i jednostki z MPZP

Wykonano na podstawie materiałów otrzymanych w ramach Licencji Nr WGD.6640.1700.2016_2403_K05 wydanej przez Starostę Cieszyńskiego.

Cieszyń 14.06.2016r
 Wykonał :

GEODETA UPRAWNIONY
 Bogusław Jarzyna
 tel. kom. 502 699 607
 UPRAWNIENIA NR 5330

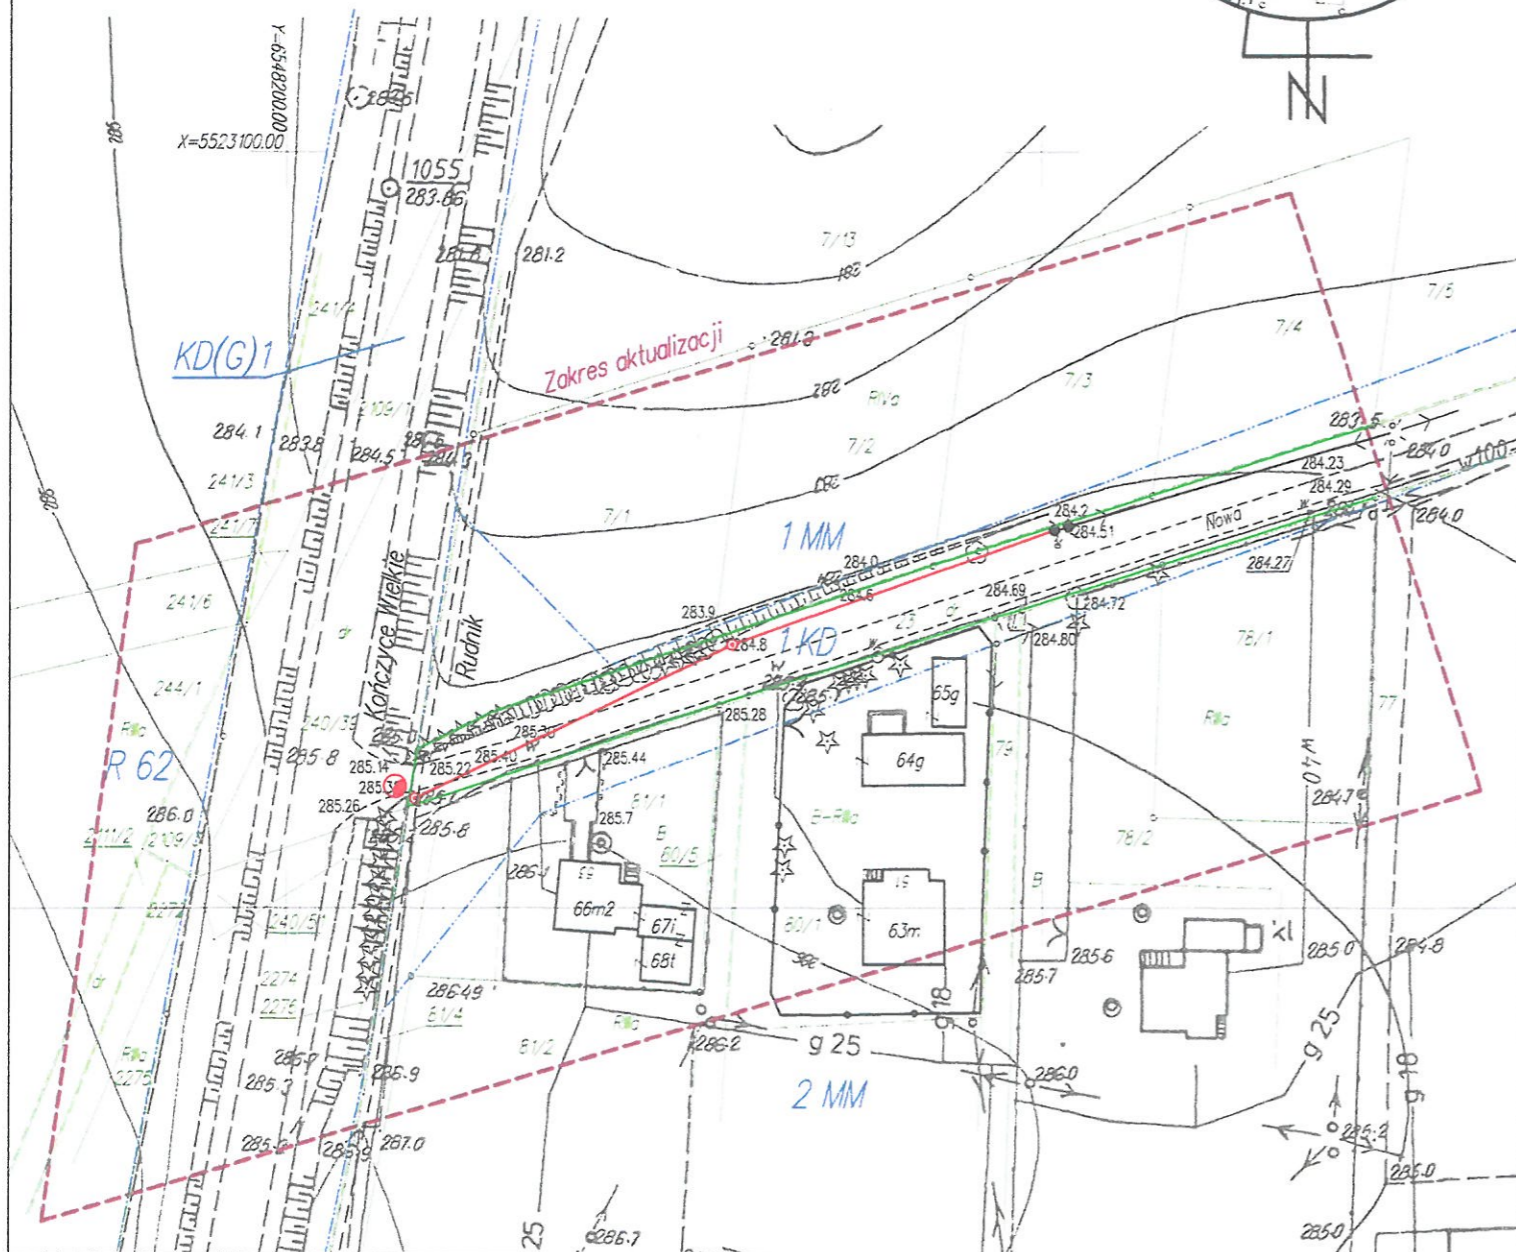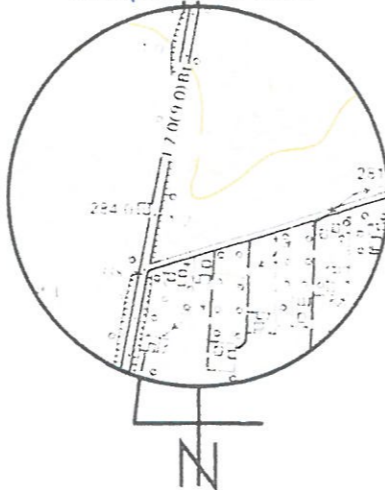

OPIS:

- proj. linia napowietrzna oświetlenia ulicznego typu AsXSn 2x25 dł. 97m
- proj. słup wirowany typ E 10,5/2,5
- istn. słup sieci rozdzielczo-oświetleniowej nN
- proj. oprawa oświetlenia ulicznego SGS102
- kolorem zielonym zaznaczono granice działek

TEMAT:	Przebudowa drogi polegająca na rozbudowie oświetlenia ulicznego przy ul. Nowej w Rudniku		
ADRES:	Rudnik ul. Nowa dz. nr 23		
NAZWA RYS.:	PLAN ZAGOSPODAROWANIA TERENU		
PROJEKTOWAŁ:	Marcin Popiołek upr. 69/90 B-B w specjalności instalacyjno-inżynierskiej w zakresie sieci i instalacji elektrycznych		
DATA:	SKALA:	FAZA:	NR RYS.:
VIII.2016	1:1000	PW	1